



Studio
Tecnico
Falcinelli

Progettazione Impianti Elettrici Civili ed Industriali-Pratiche Vigili del Fuoco-Sicurezza in Cantiere
E-Mail: studio_falcinelli@libero.it Tel e Fax:075/8511057

COMMITTENTE: Centro di Formazione Professionale G.O. Bufalini
UBICAZIONE: Via San Bartolomeo Città di Castello (PG)

OGGETTO: ADEGUAMENTO NORME PREVENZIONE INCENDI LOCALI DEL CENTRO DI FORMAZIONE SCUOLA OPERAIA G.O. BUFALINI VIA SAN BARTOLOMEO CITTA' DI CASTELLO


ELABORATO: PROGETTO IMPIANTO ELETTRICO SCHEMA TOPOGRAFICO D'INSTALLAZIONE E TUBAZIONI LABORATORI E SERVIZI

RIF. IMPIEGO: PROGETTO ESECUTIVO


TAVOLA: 3G ORDINE/CD
DATA: 19/04/2017
IL TECNICO

PROGETTATO: Per. Ind. Falcinelli Marcello
DISEGNATO: Ing. Iunior Testamigna Massimo
APPROVATO: Per. Ind. Falcinelli Marcello


FALCINELLI Per. Ind. MARCELLO
Via Biturgense 104 06012 CERBARA Città di Castello (PG)
La riproduzione e/o divulgazione dei contenuti del presente documento è vietata salvo autorizzazione

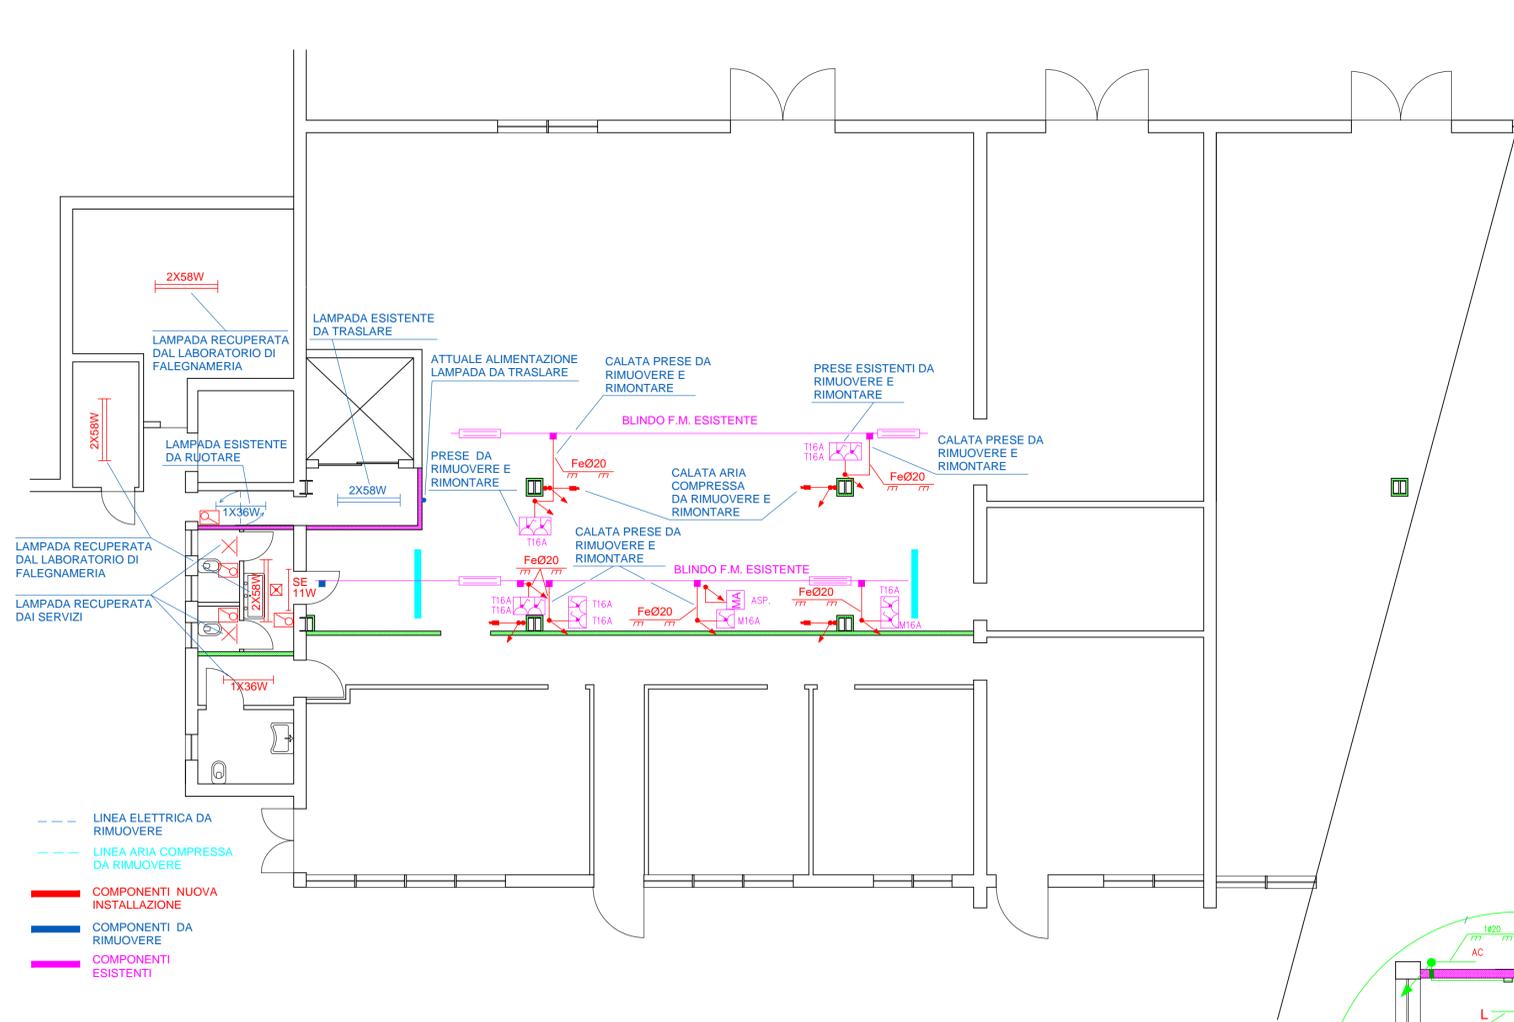


PARTICOLARE NUOVE AULE E SERVIZI SCHEMA TOPOGRAFICO D'INSTALLAZIONE

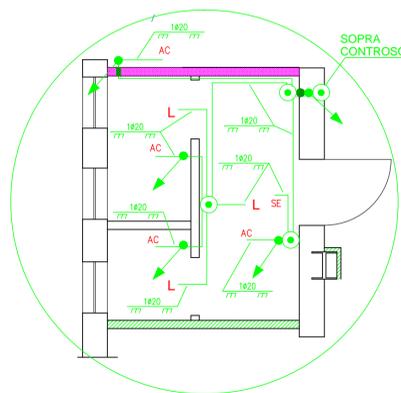

PARTICOLARE TUBAZIONI SERVIZI

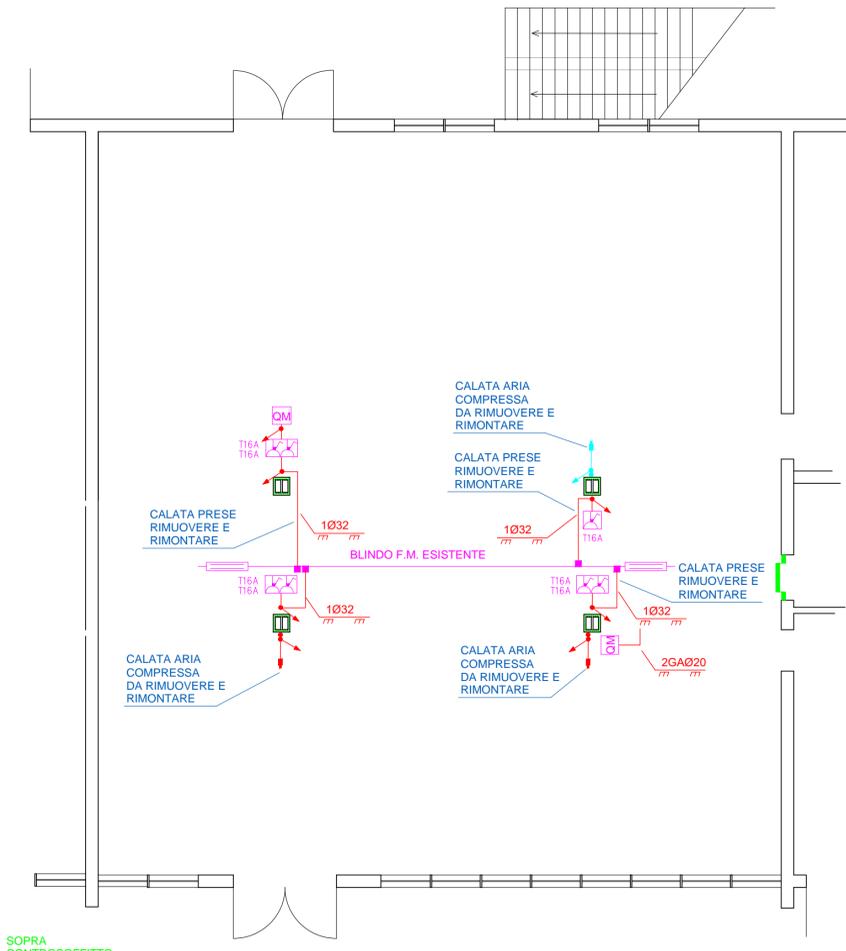

PIANTA PIANO TERRA - scala 1:100 SCHEMA TOPOGRAFICO D'INSTALLAZIONE

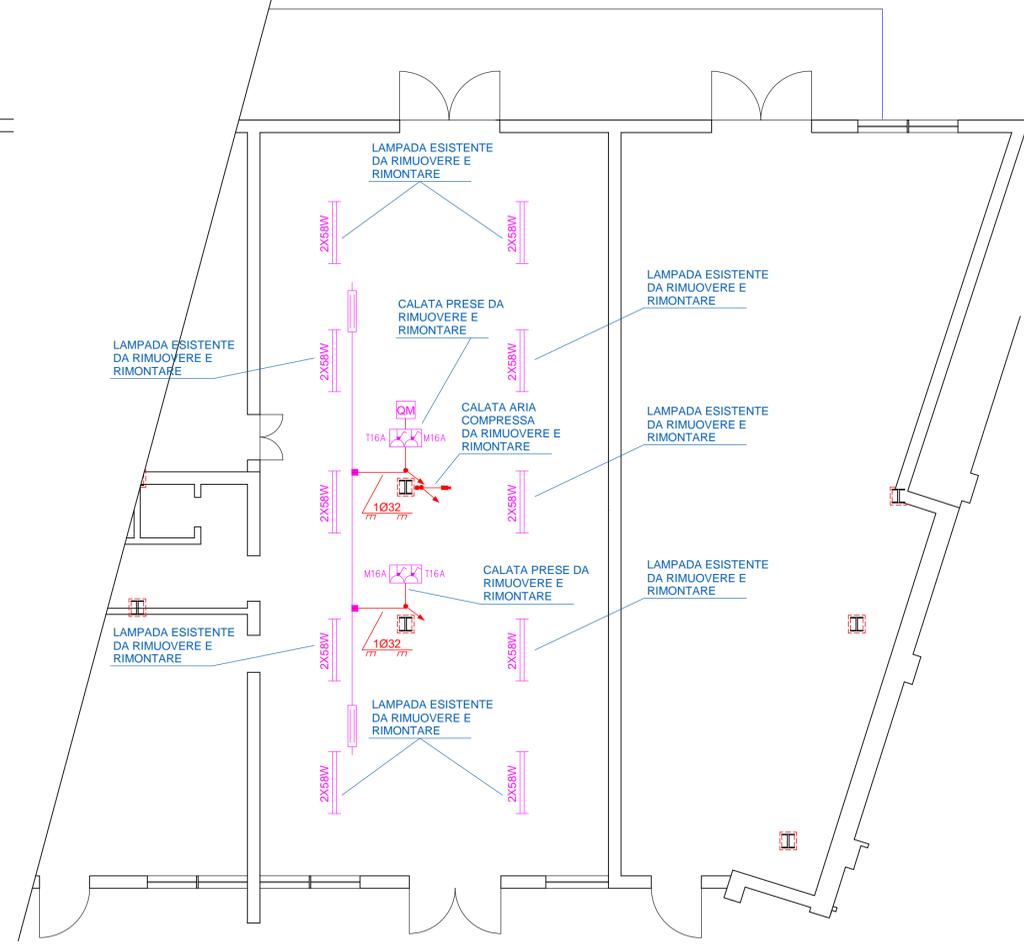

PIANTA PIANO TERRA - scala 1:100 SCHEMA TOPOGRAFICO D'INSTALLAZIONE